

PLANIMETRIA IMPIANTI DI ILLUMINAZIONE PUBBLICA - TRATTO 1 - Scala 1:250

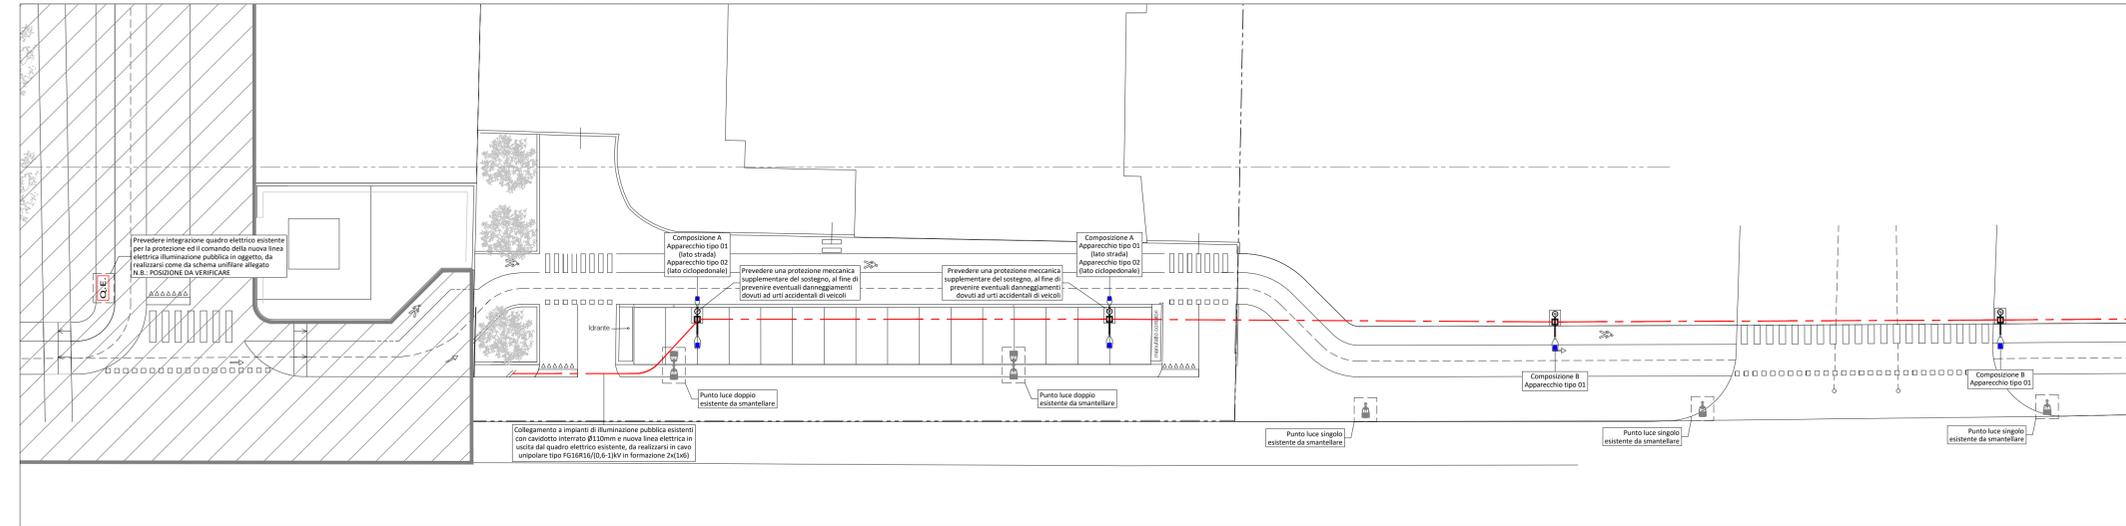


TABELLA IDENTIFICATIVA DELLE COLORAZIONI

—	Impianto di Terra
—	Distribuzione
—	Impianto Illuminazione
—	Impianto d'Allarme
—	Impianto Forza Motrice
—	Impianti Speciali: Trasmissione Dati - Telefonia - Fono Diffusione
—	Impianto Antincendio
—	Impianto TV
—	Impianti Esistenti
—	Diffusione Sonora


TABELLA IDENTIFICATIVA DEI TRATTI

—	Dorsali Tubo PVC a Vista
—	Derivazioni Tubo PVC a Vista
---	Dorsali Tubo PVC Sottraccia
---	Derivazioni Tubo PVC Sottraccia
—	Tubazioni Interrate
—	Dorsali Tubo Metallico
---	Derivazioni Tubo Metallico
—	Canalizzazione Metallica
—	Canalizzazione Metallica Munita di Setto Separatore
—	Canalizzazione PVC
—	Canalizzazione PVC Multicomparto


LEGENDA SIMBOLI

Simbolo	Descrizione
	Contatore di fornitura energia elettrica
	Quadro elettrico
	Pozzetto Rompiglietta
	Punto luce doppio esistente
	Punto luce singolo esistente
	Punto luce su palo completo di plinto, braccio e corpo illuminante tipo UniStreet ditta Philips o eq. N.B.: SI VEDA TAVOLA CON PARTICOLARI COMPOSIZIONI E CORPI ILLUMINANTI
	Punto luce su palo completo di plinto, braccio e n°2 corpi illuminanti tipo UniStreet ditta Philips o eq. N.B.: SI VEDA TAVOLA CON PARTICOLARI COMPOSIZIONI E CORPI ILLUMINANTI
	Punto luce su palo completo di plinto e corpo illuminante tipo ARYA TP ditta AEC Illuminazione o eq. N.B.: SI VEDA TAVOLA CON PARTICOLARI COMPOSIZIONI E CORPI ILLUMINANTI
	aree non oggetto della documentazione

PLANIMETRIA IMPIANTI DI ILLUMINAZIONE PUBBLICA - TRATTO 2 - Scala 1:250

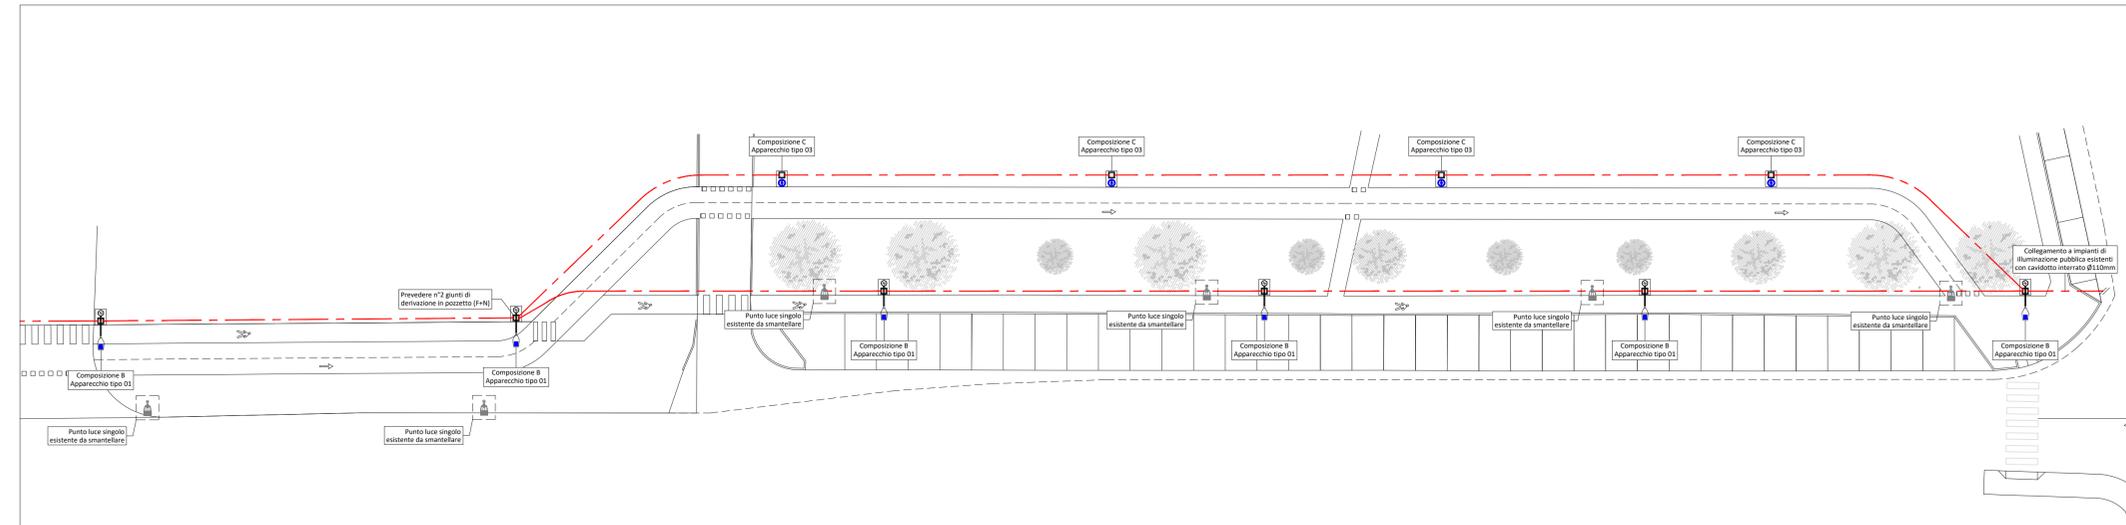

PLANIMETRIA IDENTIFICAZIONE TRATTI - Scala 1:1000

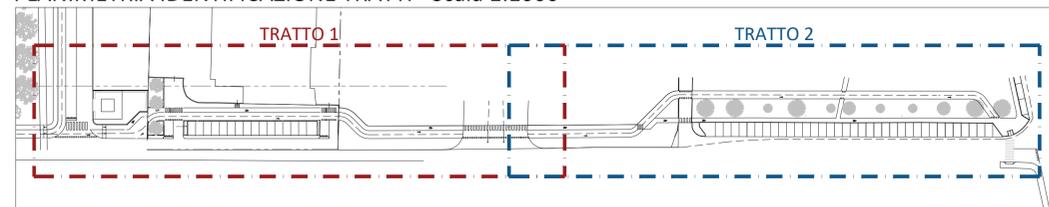

COMUNE di PARMA
 PUA DI INIZIATIVA PRIVATA SUB AMBITO 15CR1- ALBERI
PFTE
PROGETTO DI FATTIBILITA' TECNICO-ECONOMICA

REVISIONE	DATA	DESCRIZIONE	ELABORATO	CONTROLLATO	
AGGIORNAMENTI	01	10 GIUGNO 2024	VARIANTE URBANISTICA - PFTE	ING. ANDREA BAGHI	ING. ANDREA BAGHI

Disegnato da: Geom. ALESSIA BARGAZZI File: Esp. 09g - Planimetria illuminazione pubblica

Progetto Architettonico: ING. ANDREA BAGHI

Progettista strutture: ---

Progettista impianti: STUDIO ELTEC S.T.P. S.R.L.

Direttore lavori: ---

PROPRIETÀ e SOGGETTO ATTUATORE

"ENTERPRISE COSTRUZIONI" S.r.l.
 Via G. Antonelli n. 47 - 00197 Roma
 C.F. / P.IVA 02085160345
 E-Mail: info@enterprisecostruzioni.com PEC: amministrazione@pec.enterprisespa.com

IL PROGETTISTA	PLANIMETRIA IMPIANTI DI ILLUMINAZIONE PUBBLICA	TAVOLA 09g SCALA 1:250
----------------	--	---

Timbro e firma