


PIANTA PIANO TERRA (livello 0.00 m)

scala 1:100

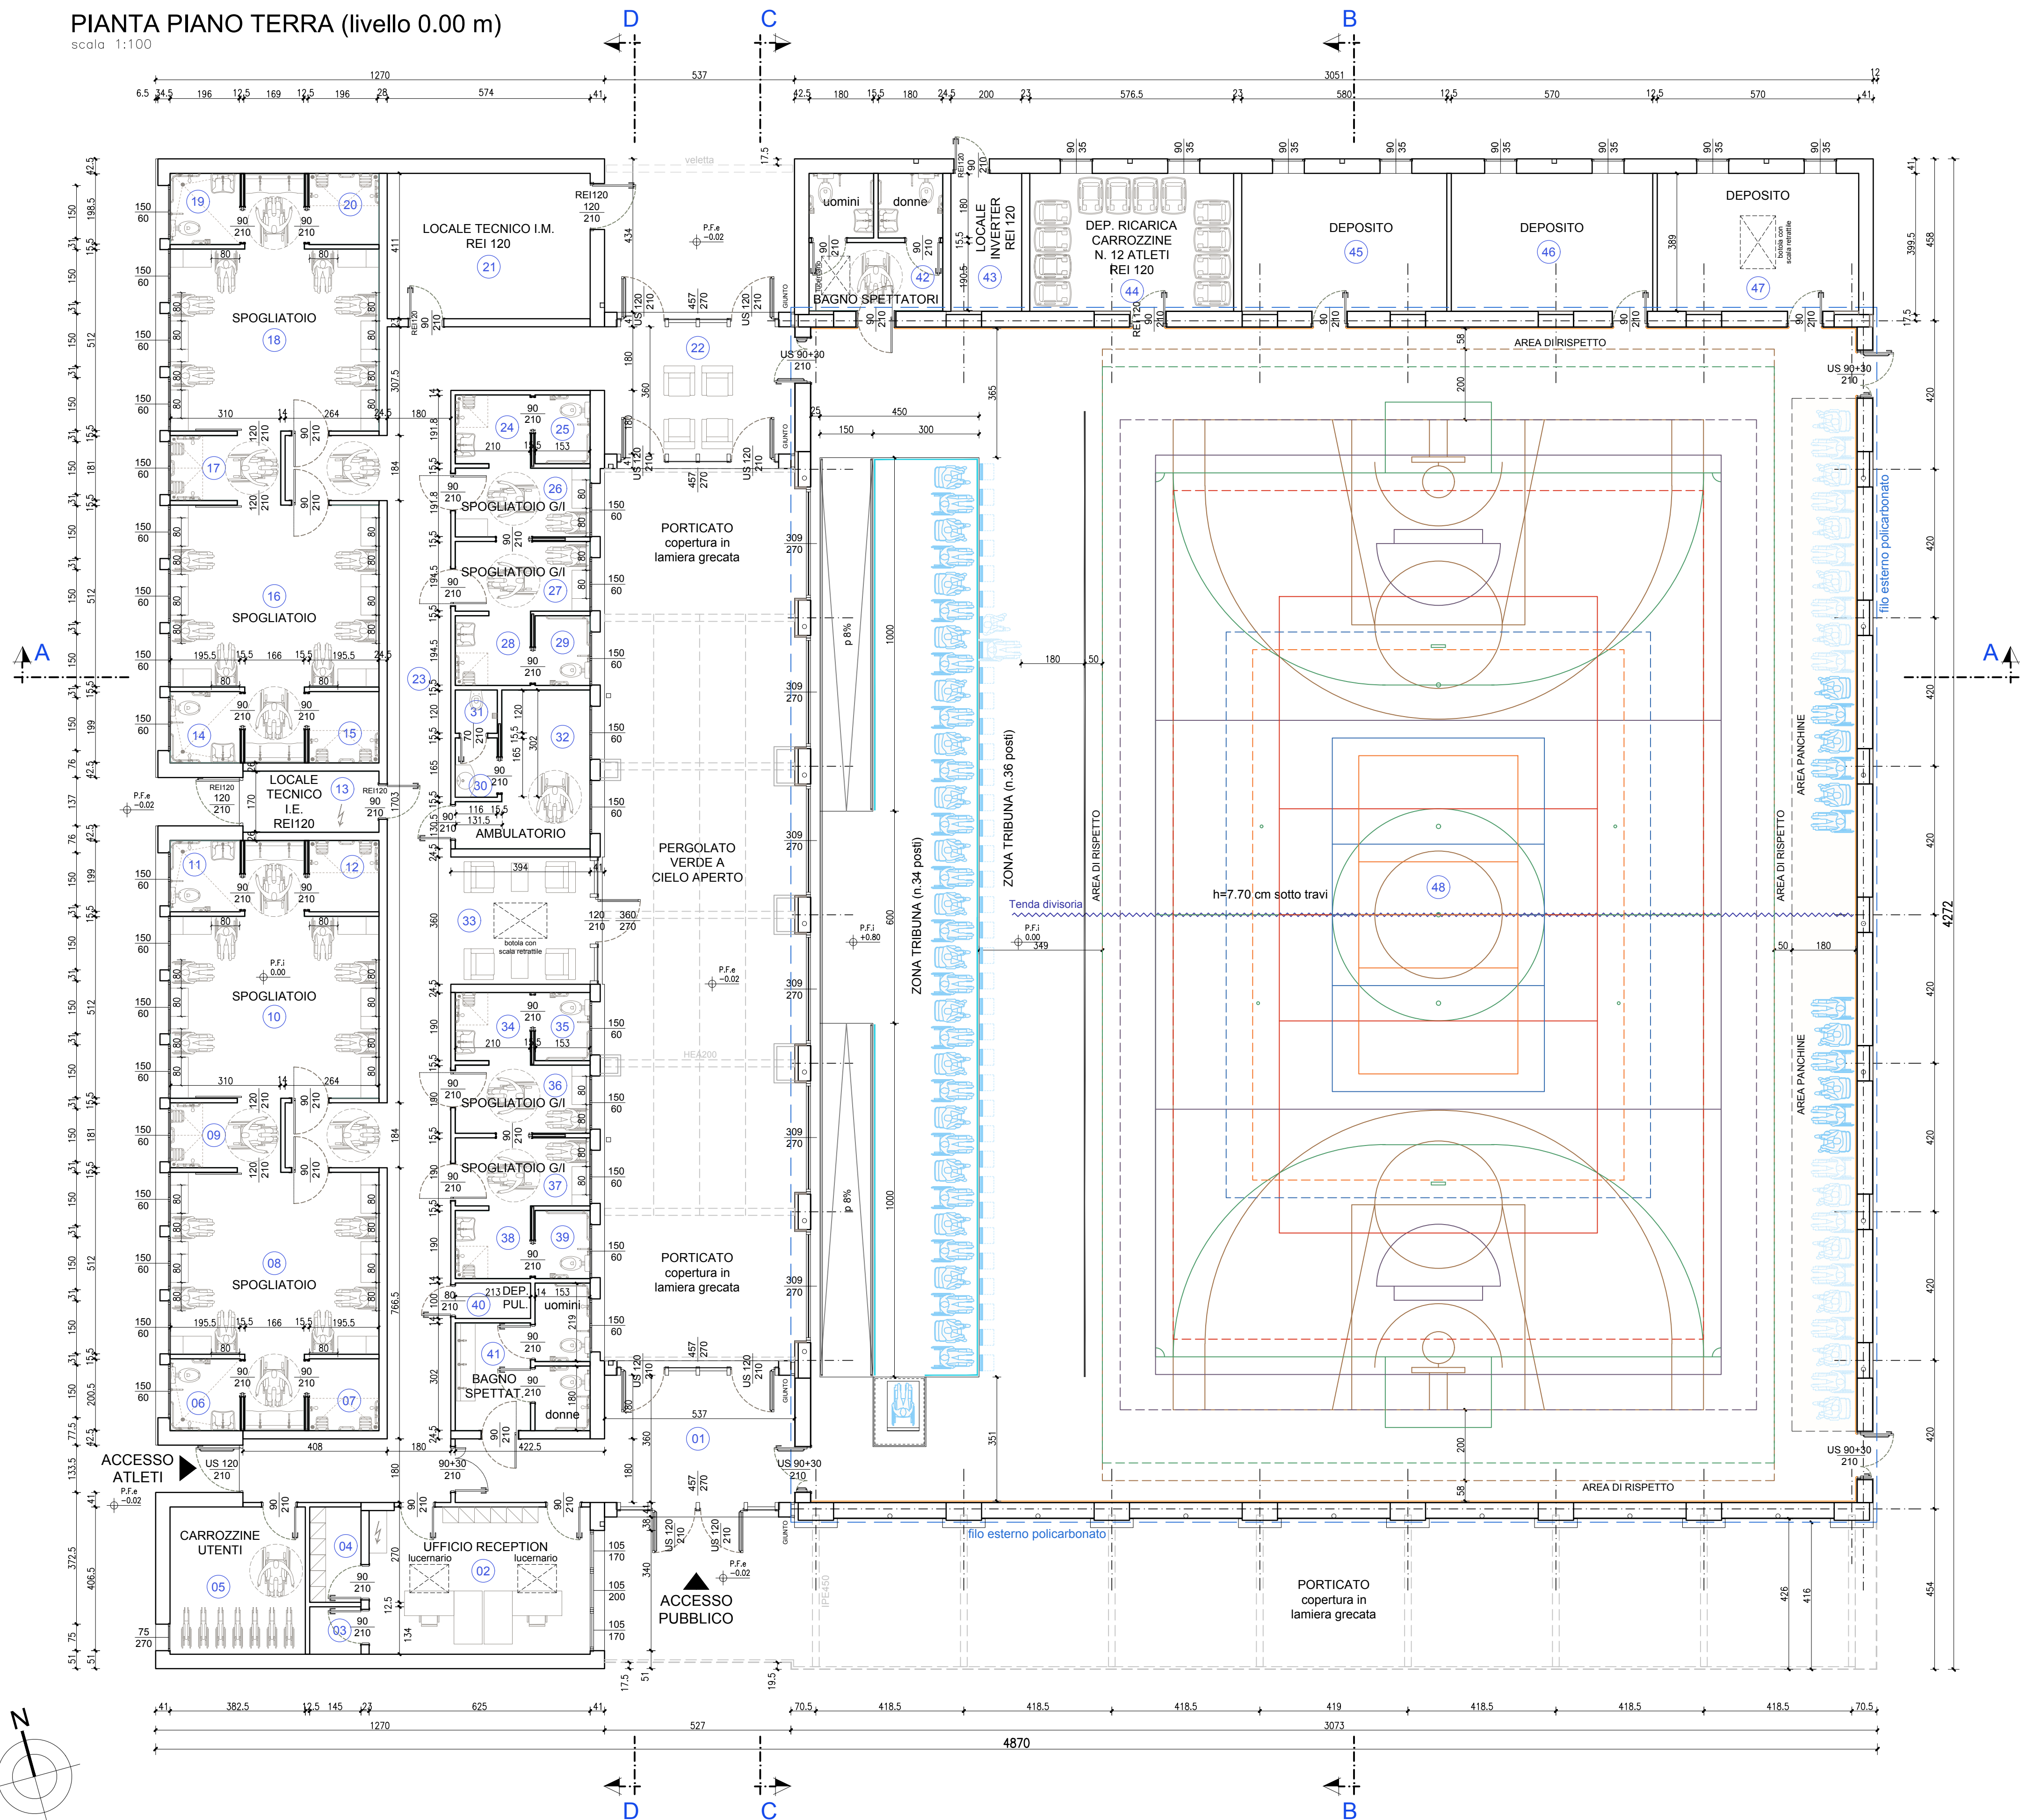

		SUPERFICIE ILLUMINANTE										SUPERFICIE AERANTE						
N.	LOCALE	S.U. (m2)	ALT. (m)	l	h	cad	Sup. di progetto (m2)	superficie minima richiesta (m2)	R.I.	l	h	cad	Sup. di progetto (m2)		superficie minima richiesta (m2)	R.A.		
													parete	soffitto			parete	soffitto
1	Hall / Ingresso	26,94	2,77	4,57	2,70	2	24,68	-	-	-	-	-	-	-	-	-		
2	Ufficio / Reception	25,96	2,77	3,88	1,70	1	6,60	-	-	3,88	1,70	1	6,60	-	3,25	0,322		
3	Deposito	1,94	2,85	-	-	-	3,52	-	-	0,80	1,10	2	-	1,76	-	-		
4	Archivio	3,92	2,85	-	-	-	-	-	-	-	-	-	-	-	-	-		
5	Carrozzone utenti	15,93	2,85	0,75	2,70	1	2,03	-	0,127	-	-	-	-	-	-	-		
6	WC / Doccia	3,92	2,85	1,50	0,60	1	0,90	-	0,230	1,50	0,60	1	0,90	-	-	0,230		
7	WC / Doccia	3,92	2,85	1,50	0,60	1	0,90	-	0,230	1,50	0,60	1	0,90	-	-	0,230		
8	Spogliatoio	33,69	2,77	1,50	0,60	3	2,70	-	2,11	0,080	1,50	0,60	3	2,70	2,11	0,080		
9	Doccia	5,61	2,85	1,50	0,60	1	0,90	-	0,160	1,50	0,60	1	0,90	-	-	0,160		
10	Spogliatoio	33,67	2,77	1,50	0,60	3	2,70	-	2,10	0,080	1,50	0,60	3	2,70	2,10	0,080		
11	WC / Doccia	3,89	2,85	1,50	0,60	1	0,90	-	0,231	1,50	0,60	1	0,90	-	-	0,231		
12	WC / Doccia	3,89	2,85	1,50	0,60	1	0,90	-	0,231	1,50	0,60	1	0,90	-	-	0,231		
13	Locale tecnico I.E.	6,49	2,85	-	-	-	-	-	-	-	-	-	-	-	-	-		
14	WC / Doccia	3,89	2,85	1,50	0,60	1	0,90	-	0,231	1,50	0,60	1	0,90	-	-	0,231		
15	WC / Doccia	3,89	2,85	1,50	0,60	1	0,90	-	0,231	1,50	0,60	1	0,90	-	-	0,231		
16	Spogliatoio	33,67	2,77	1,50	0,60	3	2,70	-	2,10	0,080	1,50	0,60	3	2,70	2,10	0,080		
17	Doccia	5,61	2,85	1,50	0,60	1	0,90	-	0,160	1,50	0,60	1	0,90	-	-	0,160		
18	Spogliatoio	33,66	2,77	1,50	0,60	3	2,70	-	2,10	0,080	1,50	0,60	3	2,70	2,10	0,080		
19	WC / Doccia	3,88	2,85	1,50	0,60	1	0,90	-	0,232	1,50	0,60	1	0,90	-	-	0,232		
20	WC / Doccia	3,88	2,85	1,50	0,60	1	0,90	-	0,232	1,50	0,60	1	0,90	-	-	0,232		
21	Locale tecnico I.M.	23,59	2,85	-	-	-	-	-	-	-	-	-	-	-	-	-		
22	Zona attesa 1	19,33	2,77	4,57	2,70	2	24,68	-	1,277	-	-	-	-	-	-	-		
23	Corridoio servizi	85,64	2,85	-	-	-	-	-	-	-	-	-	-	-	-	-		
24	Bagno	4,03	2,85	-	-	-	-	-	-	-	-	-	-	-	-	-		
25	WC	2,93	2,85	-	-	-	-	-	-	-	-	-	-	-	-	-		
26	Spogliatoio G/I	7,26	2,77	1,50	0,60	1	0,90	-	0,45	0,124	1,50	0,60	1	0,90	0,45	0,124		
27	Spogliatoio G/I	7,36	2,77	1,50	0,60	1	0,90	-	0,46	0,122	1,50	0,60	1	0,90	0,46	0,122		
28	Bagno	4,09	2,85	-	-	-	-	-	-	-	-	-	-	-	-	-		
29	WC	2,98	2,85	1,50	0,60	1	0,90	-	0,302	1,50	0,60	1	0,90	-	-	0,302		
30	Antibagno	1,91	2,85	-	-	-	-	-	-	-	-	-	-	-	-	-		
31	WC	1,39	2,85	0,70	0,60	1	0,42	-	0,302	0,70	0,60	1	0,42	-	-	0,302		
32	Ambulatorio	12,74	2,77	1,50	0,60	2	1,80	-	1,59	0,141	1,50	0,60	2	1,80	1,59	0,141		
33	Zona attesa 2	14,18	2,85	3,60	2,70	1	9,72	-	0,685	-	-	-	-	-	-	-		
34	Bagno	3,99	2,85	-	-	-	-	-	-	-	-	-	-	-	-	-		
35	WC	2,91	2,85	1,50	0,60	1	0,90	-	0,309	1,50	0,60	1	0,90	-	-	0,309		
36	Spogliatoio G/I	7,19	2,77	1,50	0,60	1	0,90	-	0,125	1,50	0,60	1	0,90	-	-	0,125		
37	Spogliatoio G/I	7,19	2,77	1,50	0,60	1	0,90	-	0,125	1,50	0,60	1	0,90	-	-	0,125		
38	Bagno	3,97	2,85	-	-	-	-	-	-	-	-	-	-	-	-	-		
39	WC	2,91	2,85	1,50	0,60	1	0,90	-	0,309	1,50	0,60	1	0,90	-	-	0,309		
40	Deposito pulizie	2,13	2,85	-	-	-	-	-	-	-	-	-	-	-	-	-		
41	Servizio igienico spett. 1	12,45	2,85	1,50	0,60	1	0,90	-	0,072	1,50	0,60	1	0,90	-	-	0,072		
42	Servizio igienico spett. 2	13,63	2,85	3,88	1,70	1	6,60	-	0,742	3,88	1,70	1	6,60	-	-	0,613		
43	Locale inverter	22,43	2,85	-	-	-	-	-	-	-	-	-	-	-	-	-		
44	Dep. Ricarica carrozzine	22,43	2,85	-	-	-	-	-	-	0,90	0,35	2	0,63	-	0,56	0,028		
45	Deposito	22,56	2,85	-	-	-	-	-	-	0,90	0,35	2	0,63	-	0,56	0,028		
46	Deposito	22,17	2,85	-	-	-	-	-	-	0,90	0,35	2	0,63	-	0,55	0,028		
47	Deposito	22,17	2,85	-	-	-	-	-	-	0,90	0,35	2	0,63	-	0,55	0,028		
48	Palestra multifunzionale	979,55	7,70	3,20	4,00	12	153,6	-	0,386	-	-	-	-	-	-	-		
				3,19	4,00	14	178,64	-		-	-	-	-	-	-			
				2,88	4,00	4	46,08	-		-	-	-	-	-	-	-		

Finanziato dall'Unione europea
 NextGenerationEU

Dipartimento per lo sport

PIANO NAZIONALE DI RIPRESA E RESILIENZA - PNRRFinanziato dall'Unione Europea Next Generation EU
SPORT M5 C2 3.1 Cluster 1

COMUNE DI PARMA
 Settore lavori pubblici e Sismica

Realizzazione di un nuovo impianto sportivo
LA PALESTRA PER TUTTI
 in localita' Moletolo, Via Luigi Anedda
 CUP I95B2200080006 CIG 955307467

Il Responsabile Unico del Procedimento: **Arch. Emilia Pedrelli**

Progettisti:

AerTE
 Società di ingegneria
 Str. Cavagnari, 10 - 43126 PARMA - Italy
 Tel. 0521/889773 Fax 0521/888836
 info@aerTE.com

Studio Q.S.A.
 Qualità. Sicurezza. Ambiente
 STUDIO TECNICO Q.S.A.
 Via Scuri 50/A 43124 Parma
 Tel. 0521/251737 studiops@studiosqa.it

Collaboratori:

GRENTI
 GRENTI S.p.A.
 Via Guglielmo Marconi, 6
 43040 Solognana Parma Italia
 tel +39 0525 54542
 info@grenti.it

Studio Ing Giampaolo Vecchi
 Consulenza e progettazione
 Impianti elettrici ed illuminazione
 Via Mazzini, 22 43013 Langhirano PR

Studio Ingegneria Dalmonte
 Consulenza e progettazione
 Impianti meccanici
 Via T. Tasso, 2 - 40133
 Casalecchio di Reno BO

PROGETTO DEFINITIVO

OGGETTO **ARCHITETTONICI**

TITOLO **PIANTA PIANO TERRA - LIVELLO 0.00**

ELABORATO N° **PD.AS.AR.05**

SCALA **1:100**

DATA **20.07.2023**

Rev.	Data	Descrizione	Redatto	Verificato	Approvato
rev. 0	20.07.2023	emissione	Wiegand	Bonati	Bonati
rev. 1					
rev. 2					
rev. 3					
rev. 4					

Il presente elaborato è tutelato dalle leggi sul diritto d'autore. E' fatto divieto a chiunque di riprodurlo anche in parte se non per fini autorizzati.